


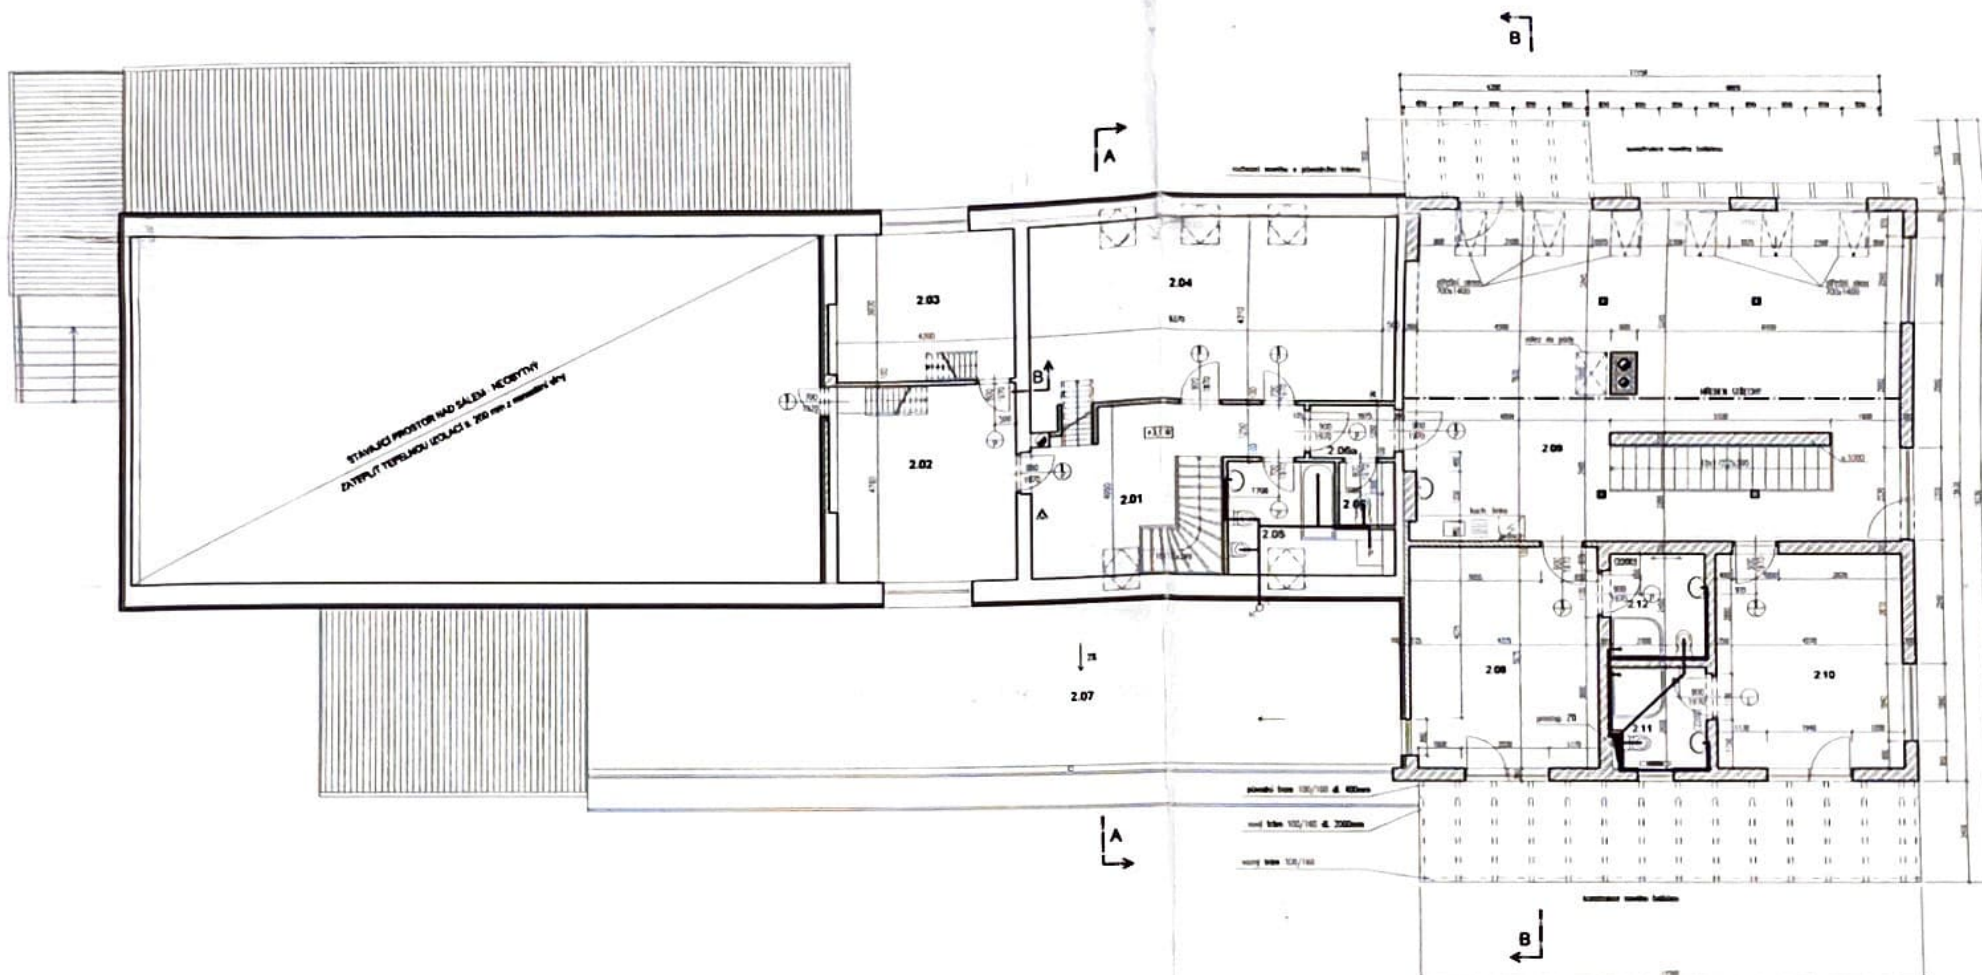

LEGENDA MÍSTNOSTÍ

Číslo místnosti	Název	plocha [m ²]	podlaha	stěny	podhledy a
2.01	CHODBA	22,43	plávací, laminátová	stuk, vlnitá	strop, podhledy podlahy dřevěné potrubní
2.02	OTVÝTNÁ MÍSTNOST	20,60	plávací, laminátová	stuk, vlnitá	
2.03	OTVÝTNÁ MÍSTNOST	15,46	plávací, laminátová	stuk, vlnitá	
2.04	OTVÝTNÁ MÍSTNOST	36,49	plávací, laminátová	stuk, vlnitá	
2.05	KOUPELNA	8,01	ker. dlažba	stěny v. 2000 mm	SKK podhled GK 12,5 mm
2.06	WC	1,50	ker. dlažba	stěny v. 2000 mm	SKK podhled GK 15,0 mm
2.06a	CHODBA	2,60	plávací, laminátová	stuk, vlnitá	SKK podhled GK 15,0 mm
2.07	TERASA	254,40	ker. dlažba	-	
2.08	POROU	23,10	plávací, laminátová	stuk, vlnitá	SKK podhled GK 15,0 mm
2.09	HALA	73,40	ker. dlažba	stuk, vlnitá	SKK podhled GK 15,0 mm
2.10	POROU	22,00	plávací, laminátová	stuk, vlnitá	SKK podhled GK 15,0 mm
2.11	WC + KOUPELNA	5,70	ker. dlažba	stěny v. 2200 mm	SKK podhled GK 15,0 mm
2.12	WC + KOUPELNA	5,50	ker. dlažba	stěny v. 2200 mm	SKK podhled GK 15,0 mm

LEGENDA MATERIÁLŮ

- STAVAJÍCÍ ZDVO - PÁLINA PLNÝ DĚLA, KÁMEN
- NOSNÉ ZDVO YTONG P2-400 (P6-700) tl. 500 mm
- PŘÍČKOVÉ ZDVO YTONG P2-500 tl. 100 (125) mm
- SAMOTOVÁ DĚLA - PÁLINA 290x15x65 mm
- BOURANÉ

PROTIPOŽÁRNÍ OCHRANA

- Dveře s požární odolností (E150)
- Přenosný hasičský přístroj
- Zbroňové svítidlo s funkcí min. 15 minut

ZMĚNA STAVBY PŘED DOKONČENÍM 6.2.2014

Odpovědný projektant:	Autor projektu:	Projekt vypracoval:
Ing. Milan Týma		Bc. Jan Hevřelka
Investor:	Účet: STAVEBNÍ POVOLENÍ	
Lenka Petříčková	Datum: 6/2/2014	
Radotínská 386/6, 159 00 Praha 5	Formát: A2	
Název: Přístavba a stavební úpravy domu č.18	Měřítko: 1:100	
Velká Chmelická, 270 34, Čistá	Č. přílohy: D	
Část dokumentace: PŮDORYS 2.NP		

